


Grundlage:
Daten aus dem Umweltinformationssystem (UIS) der LUBW Landesanstalt für Umwelt Baden-Württemberg.

- Legende:**
- GLASFASER
 - Breitband
 - Breitband-Hausanschluß
 - Breitband digitalisiert
 - Trasse Breitband/Leerrohr
 - HA-Einzelzelle 1x10x2mm
 - Schaltschrank
 - Kabelschacht
 - MFG
 - Kabelabzweigschacht 1.40 x 0.80 x 1.00 m
 - Kabelschacht 0.60 x 0.60 x 0.80 m
 - Hausanschlußschacht
 - Ende Rohrverbund
 - Rohrmuffe
- Bestand**
- Bestand
 - Bestand
 - Bestand
 - Bestand neu
 - Bestand neu
 - Bestand neu / vermessen
 - Bestand neu / vermessen
 - Bestand neu
 - Bestand neu
 - Bestand neu
 - Bestand neu
 - Bestand neu
 - Bestand neu

- Beispiele Leitungsquerschnitt:**
- RV 02: Strang Nummer
 - Orange: Außenfarbe Rohrverbund
 - Farbe Rot 1: Farbe und Nummer des Einzelrohrs im Rohrverbund

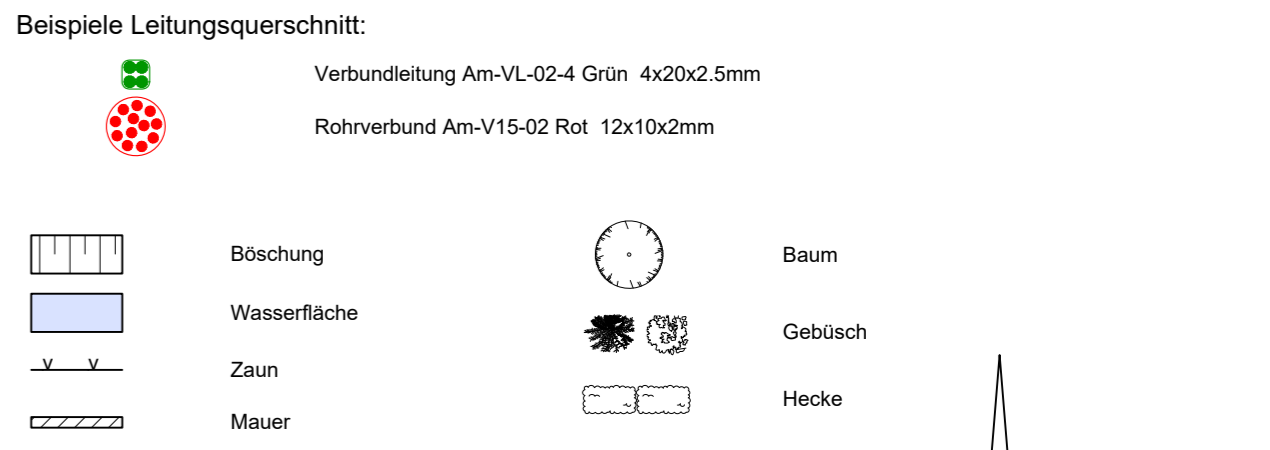

- Legende Kataster:**
- Grenzpunkt endgültig gerechnet und vermarktet
 - Grenzpunkt endgültig gerechnet, unvermarktet
 - Grenzpunkt nicht endgültig gerechnet aber vermarktet
 - Grenzpunkt nicht endgültig gerechnet, unvermarktet
 - Gemarkungsgrenze

Bestandsdaten:

Ausführung: Von: 07.04.2021 Bis: 30.05.2021
 Bauabnahme: 11.10.2021
 Gewährleistungsfrist: 10.10.2025
 Baufirma: Wasserleitung: Fa. Bertsch GmbH 88433 Schemmerhofen
 Kanalisation / Kabelarbeiten: Fa. Gebr. Maier GmbH 88433 Schemmerhofen

Grundlage:
25.09.2019 Bestand Breitband von Gemeinde Schemmerhofen

Information:
Vermessungsdaten und Bestand Breitband wurden vom GK-Koordinatensystem ins UTM-Koordinatensystem transformiert

Kataster: Aßmannshardt 03/2021

Koordinatensystem	
x	Gauß - Krüger
x	UTM - ETRS89 / UTM Zone 32N
UTM - Korrekturfaktor: 0.99955	
Höhensystem	
x	Höhen im neuen System (NN), DHHN12 - Status 130
x	Höhen im Normalhöhen-Null (NHN), DHHN2016 - Status 170

Zuordnung der Hausanschlußleerrohre ab Multifunktionsgehäuse (MFG)

Flurstücksnummer	Rohrverbund	Farbe
Flst. 99 (Hs. 6)	Am-V15-01 Grün	rot
Flst. 98 (Hs. 4)	Am-V15-01 Grün	grün
Flst. 88/1 (Hs. 2)	Am-V15-01 Grün	gelb
Flst. 90/1 (Hs. 1)	Am-V15-01 Grün	weiß
Hs. 6	Am-V15-02 Rot	schwarz
Hs. 8	Am-V15-02 Rot	lila
Hs. 10	Am-V15-02 Rot	braun
Hs. 14	Am-V15-02 Rot	weiß
Hs. 1 + 3	Am-V15-02 Rot	türkis
Hs. 16	Am-V15-02 Rot	gelb
Hs. 18	Am-V15-02 Rot	blau
Hs. 20	Am-V15-02 Rot	grün
Hs. 22	Am-V15-02 Rot	rot
Hs. 4	Am-V15-03 Grün	grün
Flst. 99 (Hs. 6)	Am-V15-03 Grün	rot
Hs. 2	Am-V15-03 Grün	blau

RSI RAPP + SCHMID Infrastrukturplanung GmbH, 88444 Ummendorf
 E:\18-014-SH\01_CAD\05_Bestand\B_Lageplan.dwg
 Layout: B_LP-Breitband
 Plangröße: 0.46 m²

RSI RAPP + SCHMID
 Infrastrukturplanung GmbH
 Im Espach 5 | 88444 Ummendorf
 Tel 07351 - 45 700 10
 Fax 07351 - 45 700 29
 info@rsi-bc.de
 www.rsi-bc.de

Gemeinde Schemmerhofen
 Kreis Biberach

Erschließung BG Wasserberg in Aßmannshardt

Bestand

Anlage **2**
 Projektnummer 18-014-SH
 Zeichnungsname B_Lageplan
 Maßstab 1:250
 Plannummer 18-014-SH_39
 Index
 Bearbeiter TK
 Gezeichnet STH
 Datum 20.04.2023
 Unterschrift